


PLANTA BAJA



PLANTA SEMISOTANO

ED030 EI FORT DE L'EAU  
CR. DE MARIUS VERDAGUER, 5 ANNEX  
TOTAL SUPERFICIE = 580,58 m2

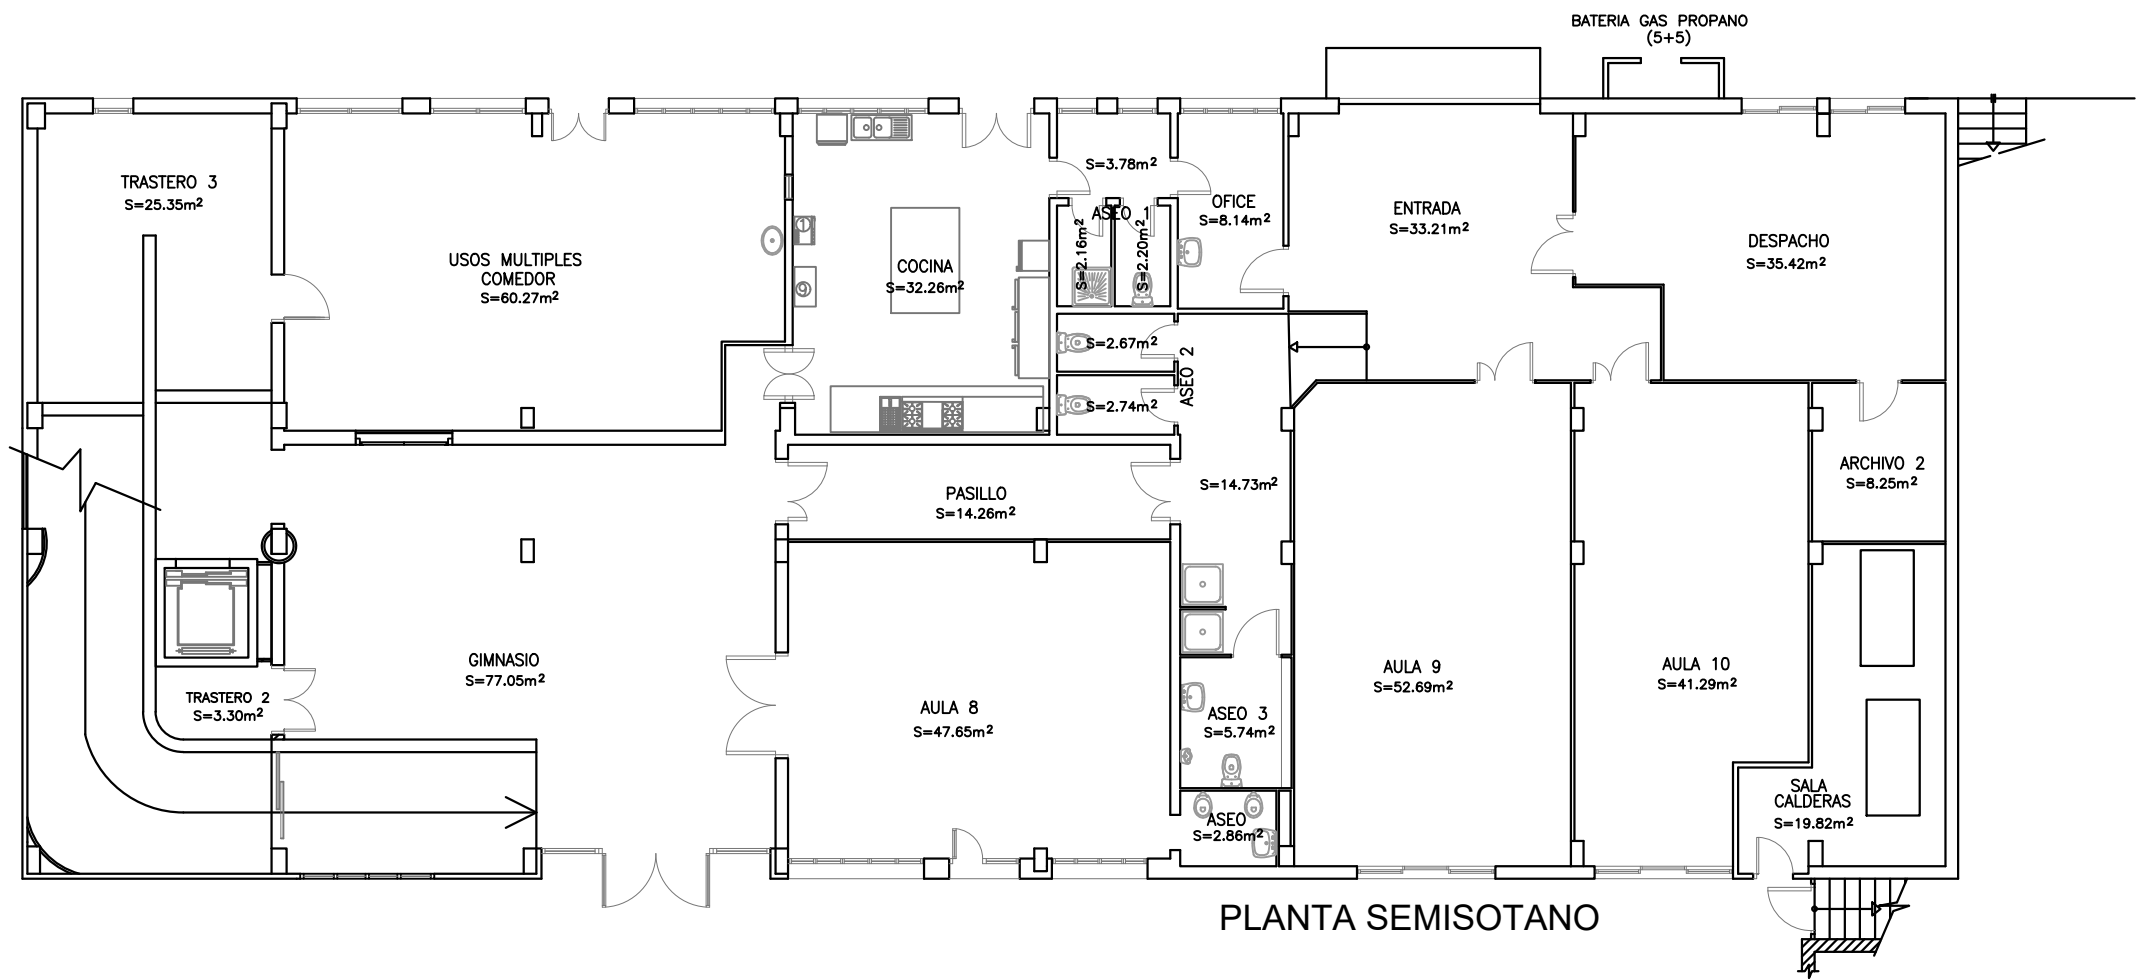

AJUNTAMENT DE MAÓ

DIBUJADO POR:  
Marian Verano

PROYECTO BÁSICO

CONTRACTE DE SERVEIS DE LES  
ESCOLES INFANTILS MUNICIPALS

L'ENGINYER TÈCNIC MUNICIPAL  
RAÚL BASSA FLORIT

FECHA: MAYO 2022  
ESCALA: 1/150

DESIGNACIÓN DEL PLANO:

ED030 EI FORT DE L'EAU

EXpte. N°:  
E0051 2019  
000008

N° PLANO  
1