

LEYENDA PROTECCIÓN CONTRA INCENDIOS
(CTE DB-SI y RSCEI)

	1	CUADRO ELÉCTRICO
		RECORRIDO DE EVACUACIÓN
	1	LUMINARIA DE EMERGENCIA LED DE 300 LÚMENES
	1	LUMINARIA DE EMERGENCIA LED DE 250 LÚMENES
		TUBERÍA DE ACERO DN25 PARA RED DE BIES
	1	CENTRAL DE INCENDIOS
	1	BIE DE 25mm
	1	EXTINTOR 6kg. 21A-113B-C
	1	EXTINTOR 5kg CO ₂
	1	PULSADOR DE ALARMA
	1	SIRENA
	1	DETECTORES DE HUMOS
	1	ROCIADOR AUTOMÁTICO
	1	DEPOSITO AGUA PARA RESERVA DE AGUA CONTRA INCENDIOS
	1	GRUPO DE PRESIÓN

PROYECTO BÁSICO Y DE EJECUCIÓN CAMEL TEIX DE ALCOI (ALICANTE)

promotor:
Dirección General de Infraestructuras de Servicios Sociales

proyectista:
Francisco M. Barberá Balaguer / ing. industrial nº 15150


situación:
Avda. Alameda Camilo Sesto, 56, 03803, Alcoi (Alicante)

Nº PLANO: 08a
REFERENCIA: 22.98
ESCALA: 1/100
FECHA: 04/2023

Instalación protección contra incendios. Edificio principal,
sótano



C/ de Corretger, 63 46980 - Paterna | Valencia
www.estudiosoluciones.com telf. 960 063 492

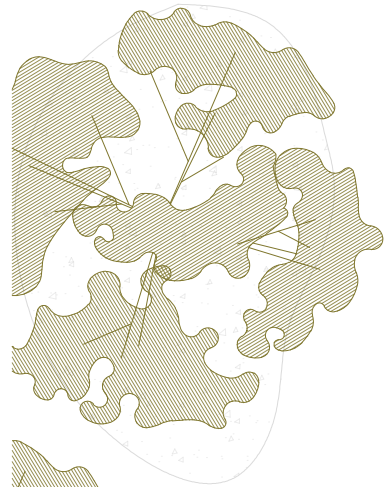

LEYENDA PROTECCIÓN CONTRA INCENDIOS
(CTE DB-SI y RSCIEI)

	1	CUADRO ELÉCTRICO
		RECORRIDO DE EVACUACIÓN
	1	LUMINARIA DE EMERGENCIA LED DE 300 LÚMENES
	1	LUMINARIA DE EMERGENCIA LED DE 250 LÚMENES
		TUBERÍA DE ACERO DN25 PARA RED DE BIES
	1	CENTRAL DE INCENDIOS
	1	BIE DE 25mm
	1	EXTINTOR 6kg. 21A-113B-C
	1	EXTINTOR 5kg CO ₂
	1	PULSADOR DE ALARMA
	1	SIRENA
	1	DETECTORES DE HUMOS
	1	ROCIADOR AUTOMÁTICO

PROYECTO BÁSICO Y DE EJECUCIÓN
CAM EL TEIX DE ALCOI (ALICANTE)

promotor:
Dirección General de Infraestructuras de Servicios Sociales

proyectista:
Francisco M. Barberá Balaguer / ing. industrial nº col 5150

situación:
Avda. Alameda Camilo Sesto, 56, 03803, Alcoi (Alicante)

REFERENCIA: 22.98
ESCALA: 1/100
FECHA: 04/2023

Nº PLANO: 08b

Instalación protección contra incendios. Edificio principal, planta baja




SOLUCIONES
ARQUITECTURA
INGENIERÍA
URBANISMO

C/ del Corretger, 63 | 46980 - Paterna | Valencia
www.estudiosoluciones.com telf. 960 063 492

LEYENDA PROTECCIÓN CONTRA INCENDIOS
(CTE DB-SI y RSCIEI)

	1	CUADRO ELÉCTRICO
		RECORRIDO DE EVACUACIÓN
	1	LUMINARIA DE EMERGENCIA LED DE 300 LÚMENES
	1	LUMINARIA DE EMERGENCIA LED DE 250 LÚMENES
		TUBERÍA DE ACERO DN25 PARA RED DE BIES
	1	CENTRAL DE INCENDIOS
	1	BIE DE 25mm
	1	EXTINTOR 6kg. 21A-113B-C
	1	EXTINTOR 5kg CO ₂
	1	PULSADOR DE ALARMA
	1	SIRENA
	1	DETECTORES DE HUMOS
	1	ROCIADOR AUTOMÁTICO

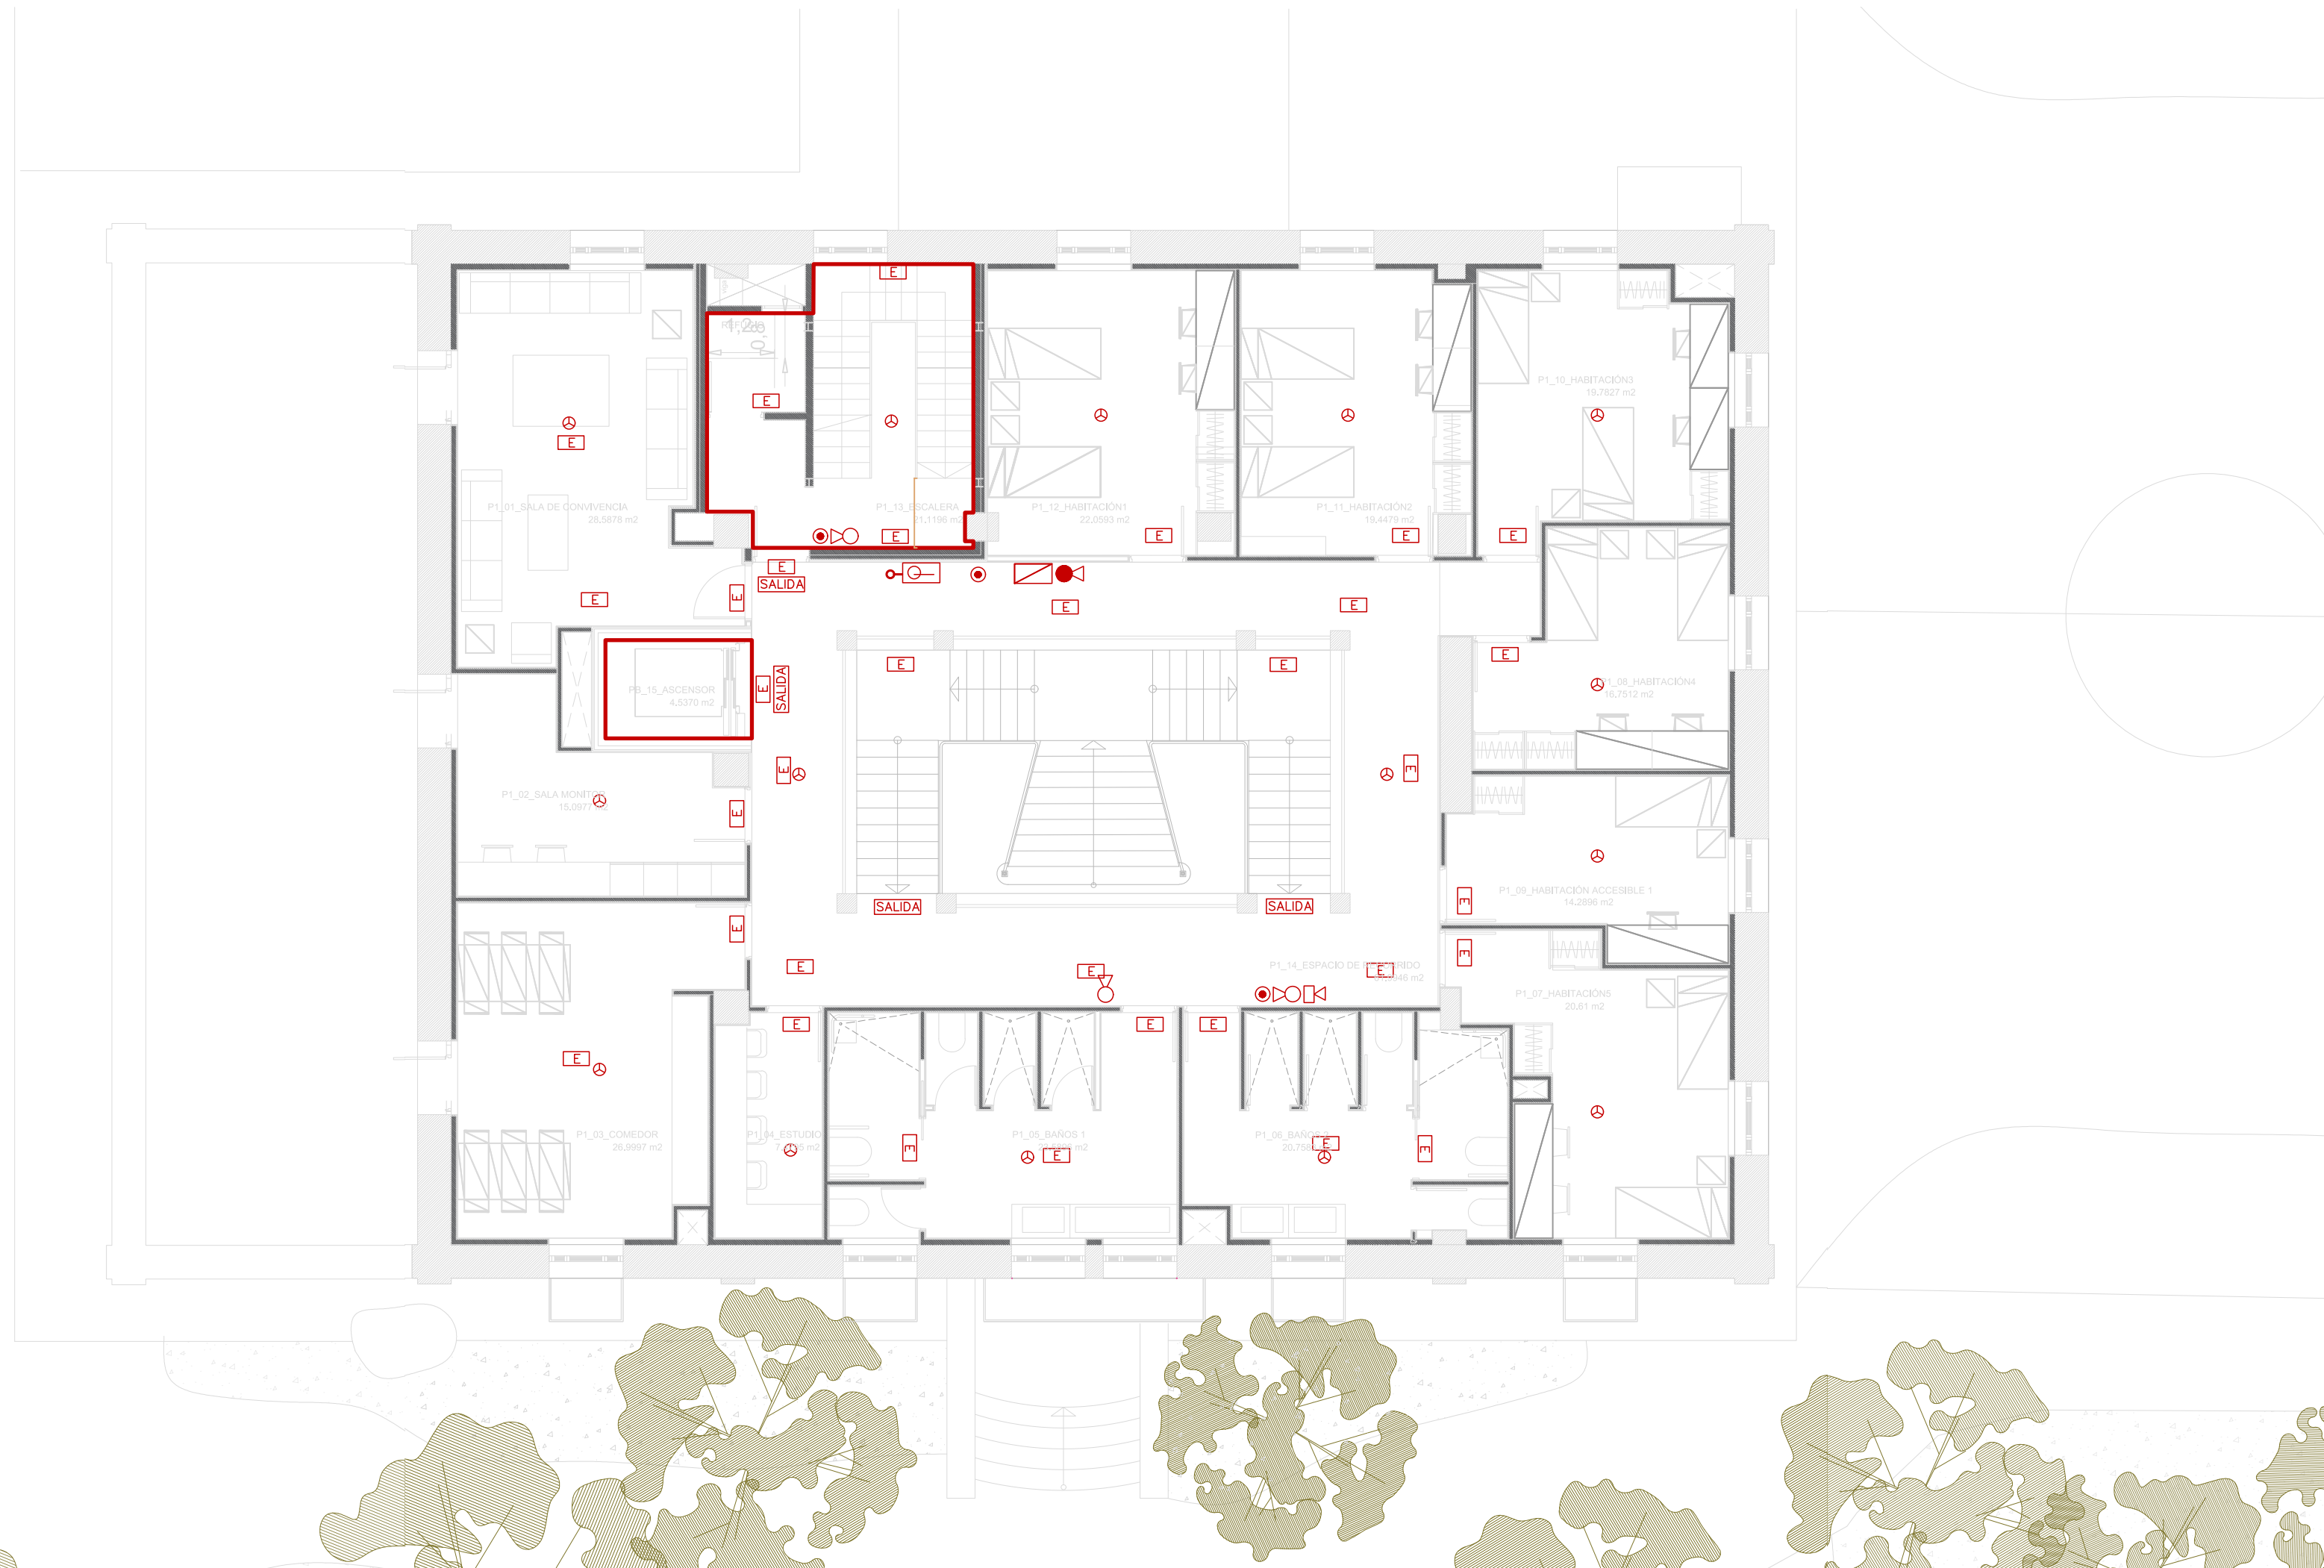

PROYECTO BÁSICO Y DE EJECUCIÓN
CAM EL TEIX DE ALCOI (ALICANTE)

promotor:

Dirección General de Infraestructuras de Servicios Sociales

proyectista:

Francisco M. Barberá Balaguer / ing. industrial nº col 5150

situación:

Avda. Alameda Camilo Sesto, 56, 03803, Alcoi (Alicante)

REFERENCIA: 22.98

ESCALA: 1/100

FECHA: 04/2023

Nº PLANO: 08C

Instalación protección contra incendios. Edificio principal,

planta primera



C/ del Corretger, 63 | 46980 - Paterna | Valencia
www.estudiosoluciones.com telf. 960 063 492

LEYENDA PROTECCIÓN CONTRA INCENDIOS
(CTE DB-SI y RSCIEI)

	1	CUADRO ELÉCTRICO
		RECORRIDO DE EVACUACIÓN
	1	LUMINARIA DE EMERGENCIA LED DE 300 LÚMENES
	1	LUMINARIA DE EMERGENCIA LED DE 250 LÚMENES
		TUBERÍA DE ACERO DN25 PARA RED DE BIES
	1	CENTRAL DE INCENDIOS
	1	BIE DE 25mm
	1	EXTINTOR 6kg. 21A-113B-C
	1	EXTINTOR 5kg CO ₂
	1	PULSADOR DE ALARMA
	1	SIRENA
	1	DETECTORES DE HUMOS
	1	ROCIADOR AUTOMÁTICO



PROYECTO BÁSICO Y DE EJECUCIÓN
CAM EL TEIX DE ALCOI (ALICANTE)

promotor:

Dirección General de Infraestructuras de Servicios Sociales

proyectista:

Francisco M. Barberá Balaguer / ing. industrial nº col 5150

situación:

Avda. Alameda Camilo Sesto, 56, 03803, Alcoi (Alicante)

REFERENCIA: 22.98

ESCALA: 1/100

FECHA: 04/2023

Nº PLANO: 08d

Instalación protección contra incendios. Edificio principal,

planta segunda



C/ del Corretger, 63 | 46980 - Paterna | Valencia
www.estudiosoluciones.com telf. 960 063 492