


# LEYENDA

- ▶ RED DE DRENAJE A NIVEL DE CIMENTACIÓN.
- ▶ RED DE SANEAMIENTO EN SUELO O PARED.
- - -▶ DESVIO O RED DE SANEAMIENTO EN TECHO.
- BAJANTE
- SUMIDERO SIFONICO DE HIERRO FUNDIDO
- BOTE SIFONICO
- CAZOLETA SIFONICA
- ARQUETA SIFONICA
- ARQUETA DE PASO O A PIE DE BAJANTE 50x50. SALVO INDICACION EN CONTRA.
- (Bxx) NUMERO DE BAJANTE

NOTA: LA RED DE SANEAMIENTO TENDRA UNA PENDIENTE DEL 1% SALVO INDICACION CONTRARIA.  
 [XX.XX] COTA DE FONDO DE ARQUETA.  
 B-#XXX--BAJANTE DIAMETRO XXX mm.

ELEMENTOS	DIAMETRO
INODOROS	ø 110 mm
LAVABOS	ø 40 mm
BOTE SIFONICO SUMIDERO	ø 50 mm
LURINARIO	ø 40 mm

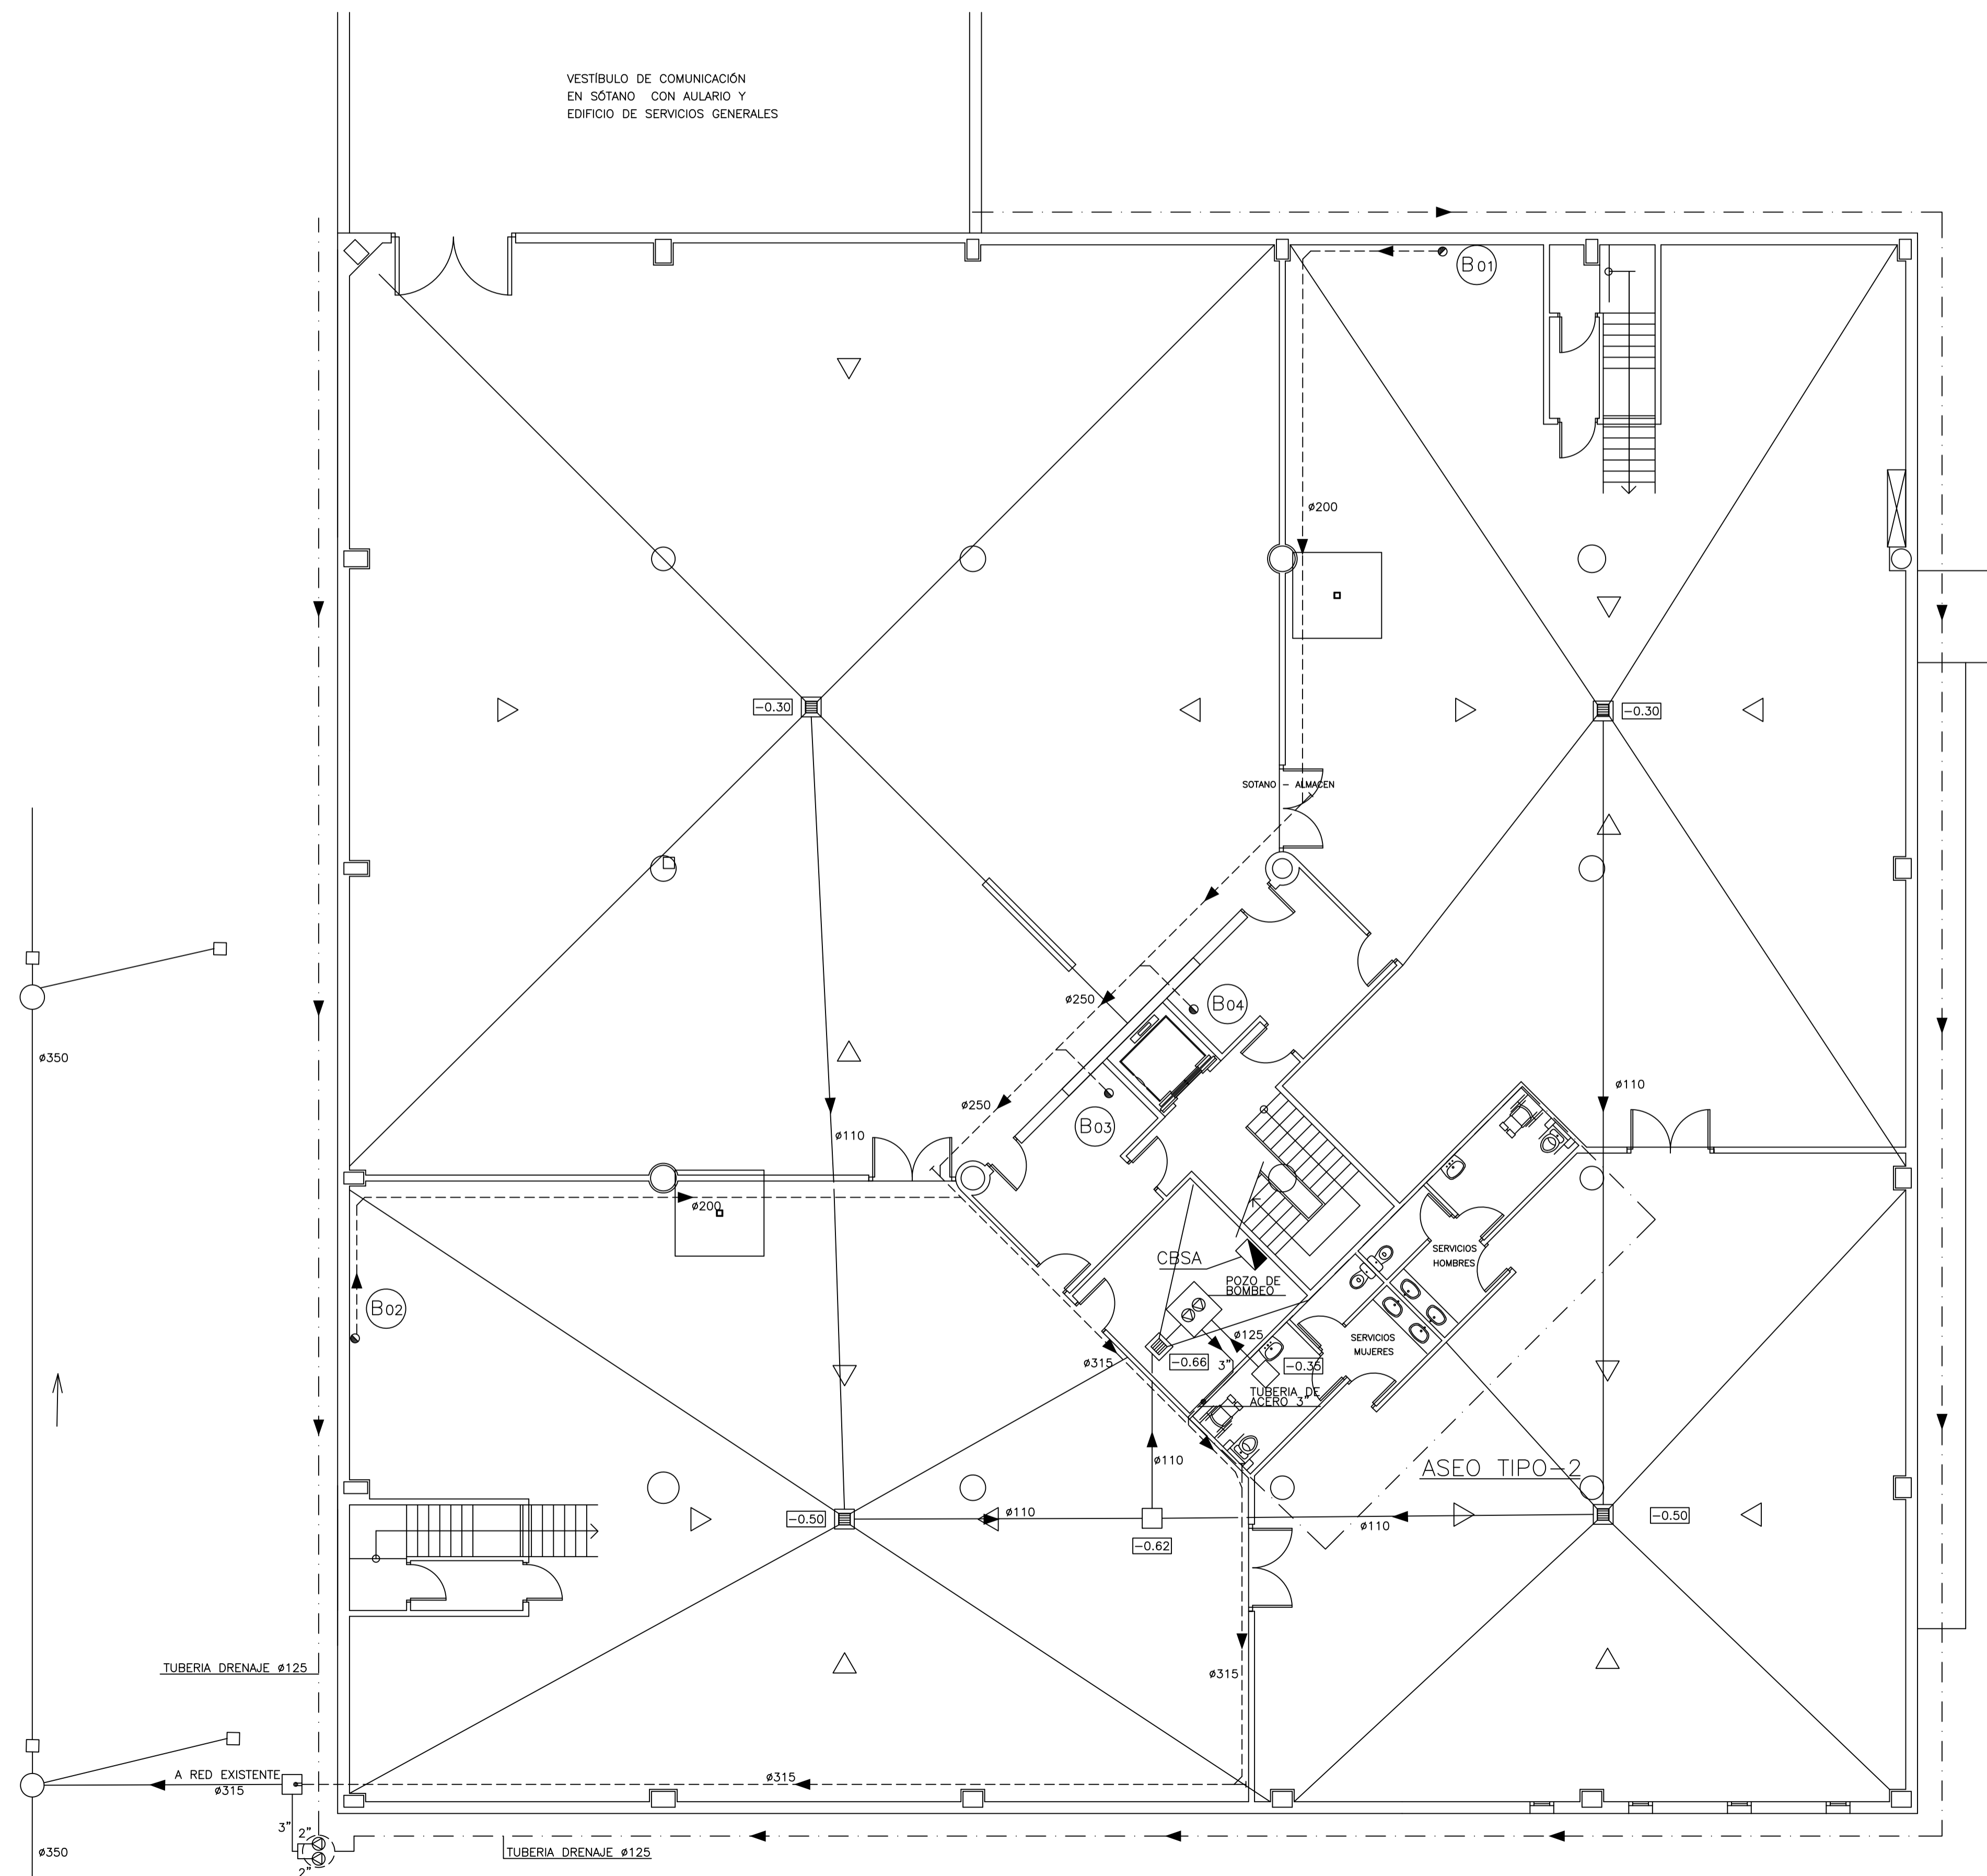

PROMOTOR <b>UNIVERSIDAD DE CÁDIZ</b>			
<b>PROYECTO DE EJECUCIÓN</b> 2ª FASE DEL CAMPUS DE LA ASUNCIÓN. JEREZ DE LA FRA. CÁDIZ			
BIBLIOTECA		PLANO N.º	<b>SA-01</b>
PLANO	<b>SANEAMIENTO PLANTA SOTANO</b>		ESCALA 1 : 100 FECHA JUL.01
ARQUITECTOS AUTORES	 JACOBO BERGES TORRES MIGUEL ANGEL BERGES CASAS		SUSTITUYEA
CONSULTORES	Cimentación y Estructura OFICINA TECNICA DE FERROVIAL-AGROMAN Instalaciones ASTER CONSULTORES S.L.		CONTRATISTA 